



SCHEMA FUNZIONALE IMPIANTO DI IRRIGAZIONE

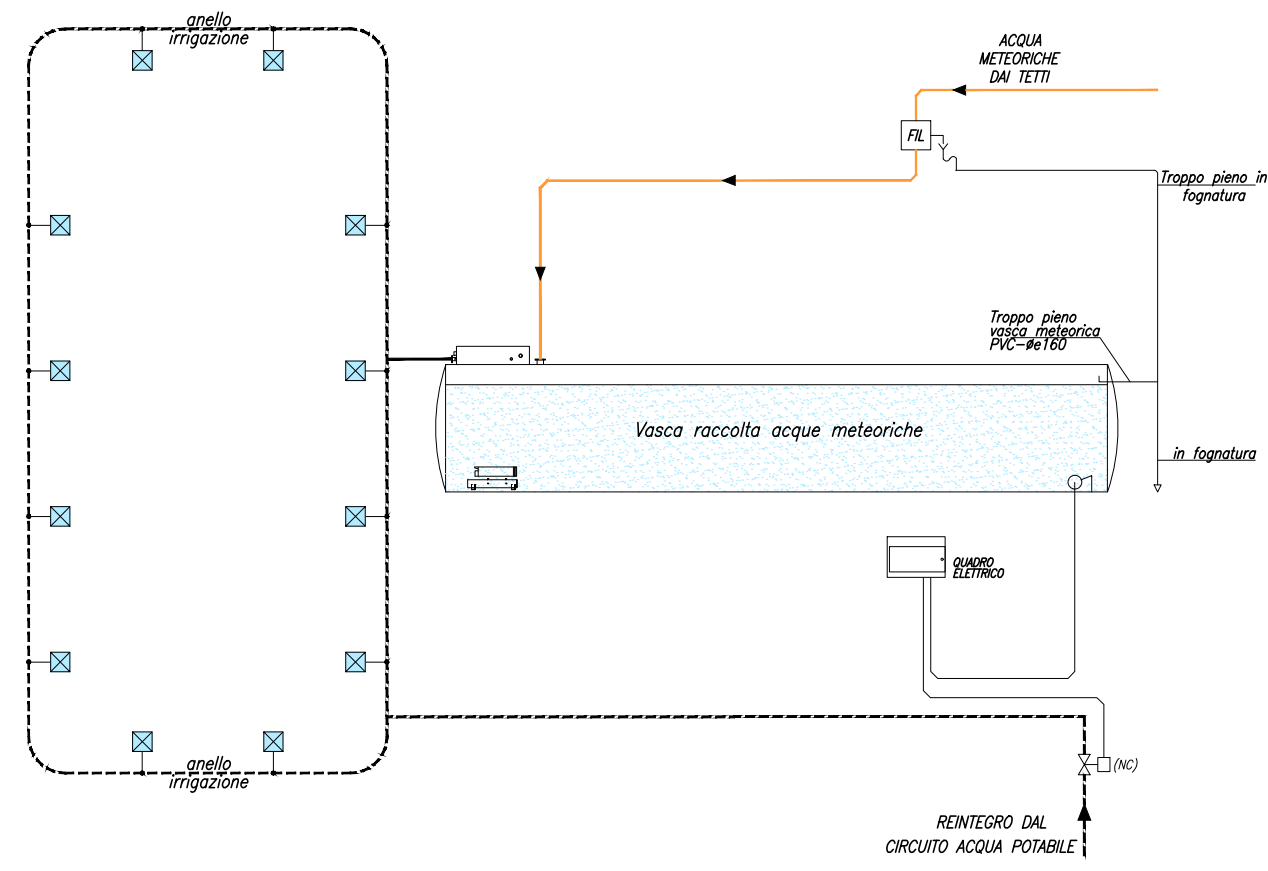


TIPOLOGICO PARTICOLARE SCAVO PER CONDOTTE FOGNATURA BIANCA IN PVC SN8 (coeff.di posa K=2,0)


- LEGENDA
- Manto d'usura sp=3cm
 - Conglomerato bituminoso BINDER sp=7cm
 - Misto granulometrico stabilizzato sp=10cm
 - Fondazione stradale sp=40cm
 - Nastro di segnalazione Safer
 - Rinterro con materiali provenienti dagli scavi (ove serve per portarsi in quota)
 - Tubo condotta fognatura bianca in PVC diam. 400 mm (classe 160 KN/mq UNI EN 295)
 - Pietrisco gran. 10-15 mm o sabbia mista ghiaia gran. 20 mm max

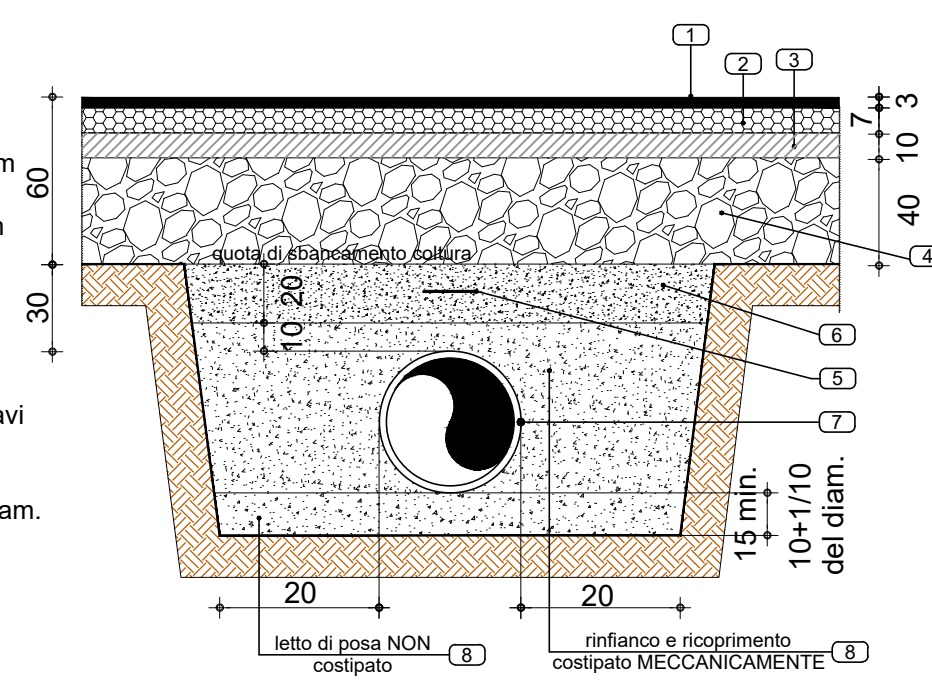

CADITOIA SIFONATA SCALA 1:10

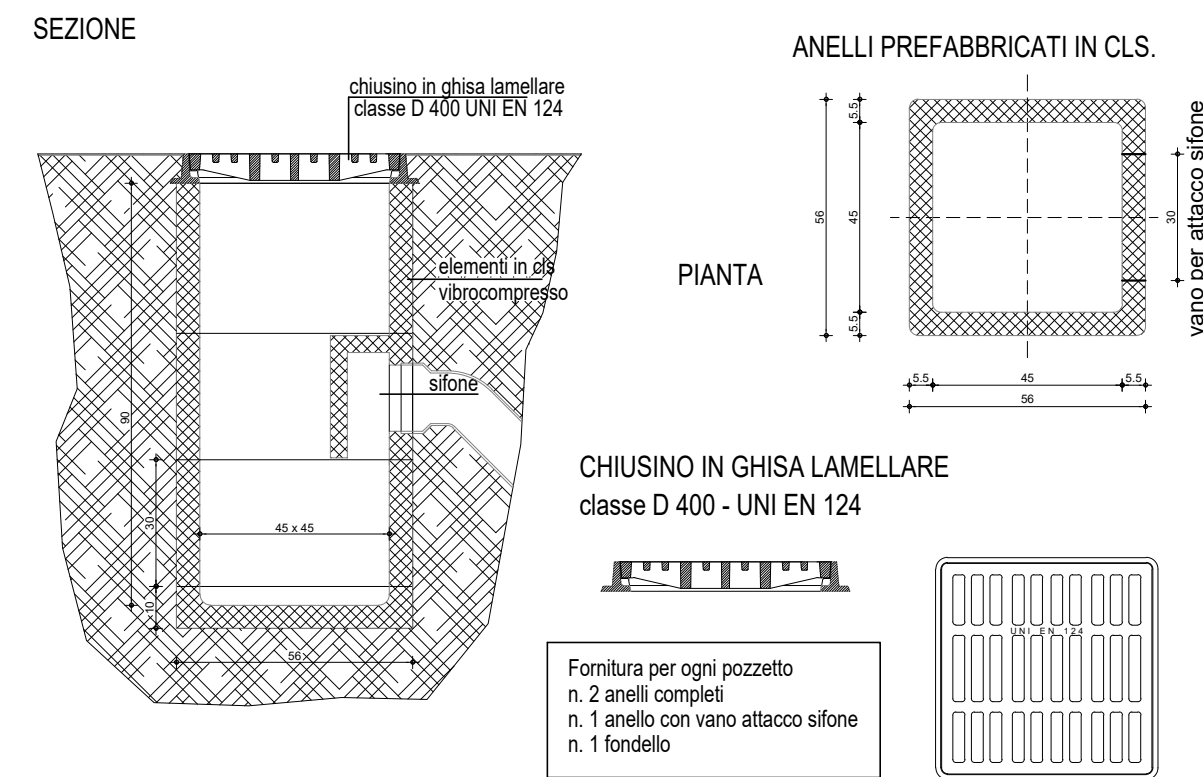



TIPICO POSA CAVIDOTTI INTERRATI BASSA TENSIONE

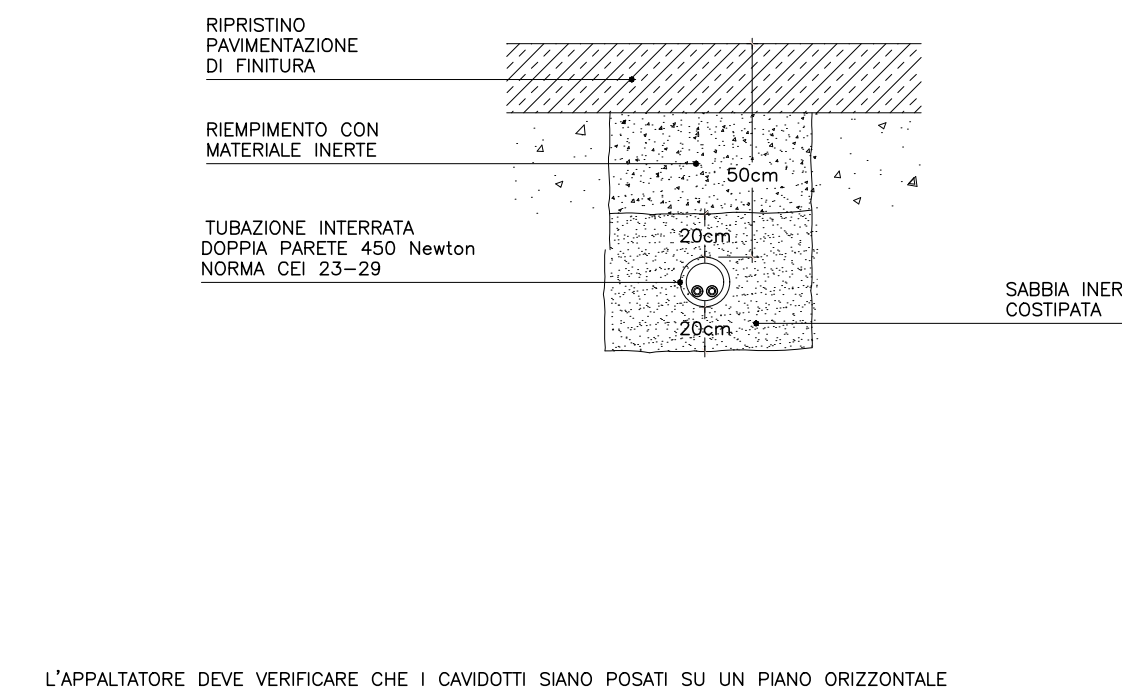


LEGENDA IMPIANTO DI IRRIGAZIONE - FOGNATURA - ILLUMINAZIONE

- AREA D'INTERVENTO
- CIRCUITO IN POLIETILENE DA CONTATORE ACQUA POTABILE - ROTATORIA
- CIRCUITO IN POLIETILENE DA VASCA DI ACCUMULO - ROTATORIA
- ALA GOCCIOLANTE AUTOCOMPENSANTE
- IRRIGATORE STATICO DA 1/2"
- POZZETTO IMPIANTO DI IRRIGAZIONE
- RETE PLUVIALE ACQUE DI COPERTURA DN400 P=0,2%
- VASCA RECUPERO PIOGGIA A FINI IRRIGUI (ACQUE DI COPERTURA)
- RETE CORTILIZIA IN PVC SN8 DN200-315 p=0,2%
- POZZETTI D'ISPEZIONE 100x100cm; h VARIABILE; CON CHIUSINO IN GHISA CLASSE D400
- CADITOIA STRADALE CON CHIUSINO IN GHISA D400
- PALO DI ILLUMINAZIONE
- CAVIDOTTO PUBBLICA ILLUMINAZIONE INTERRATA ESISTENTE
- CAVIDOTTO ILLUMINAZIONE PUBBLICA IN PROGETTO

PARTICOLARE TIPICO POZZETTO PER IMPIANTO DI IRRIGAZIONE

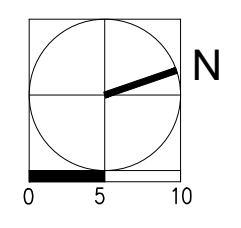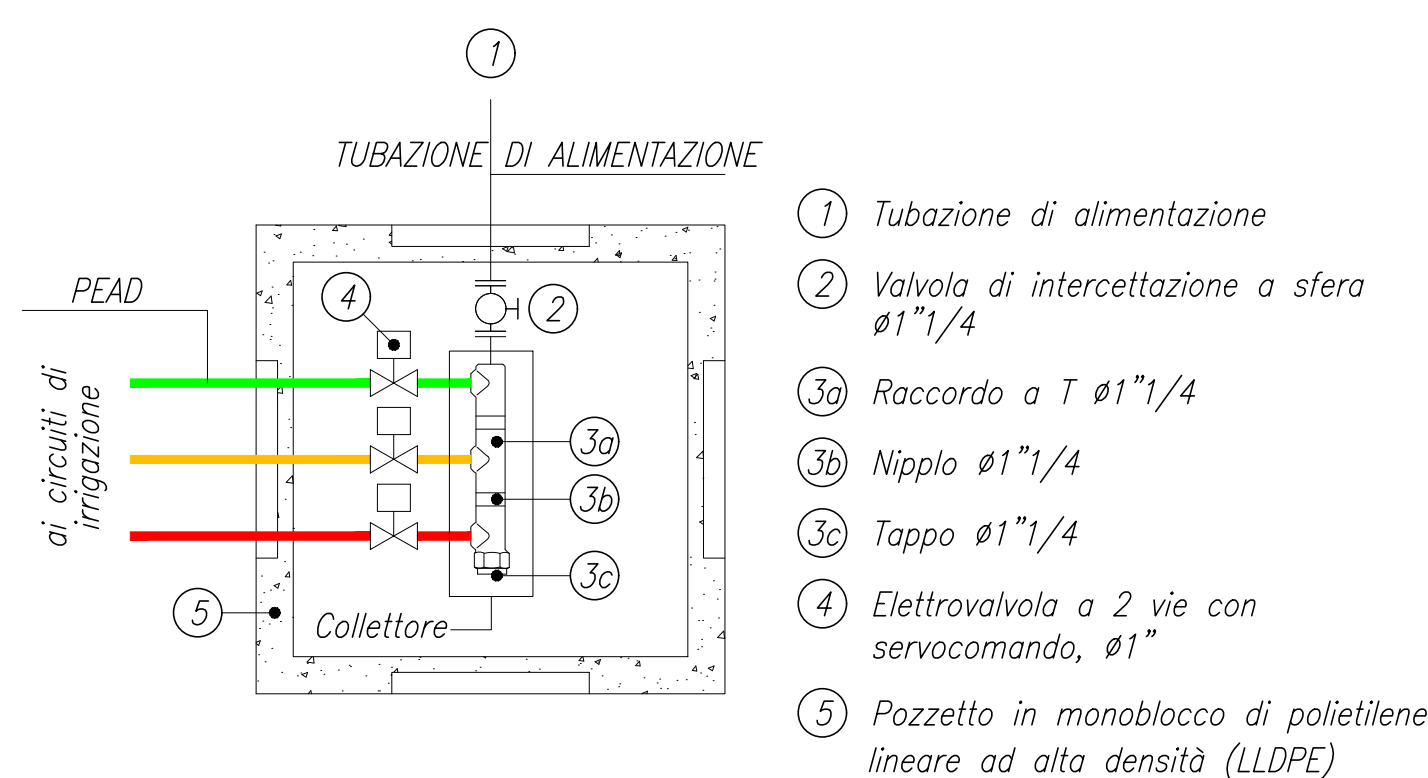


PLANIMETRIA scala 1:500

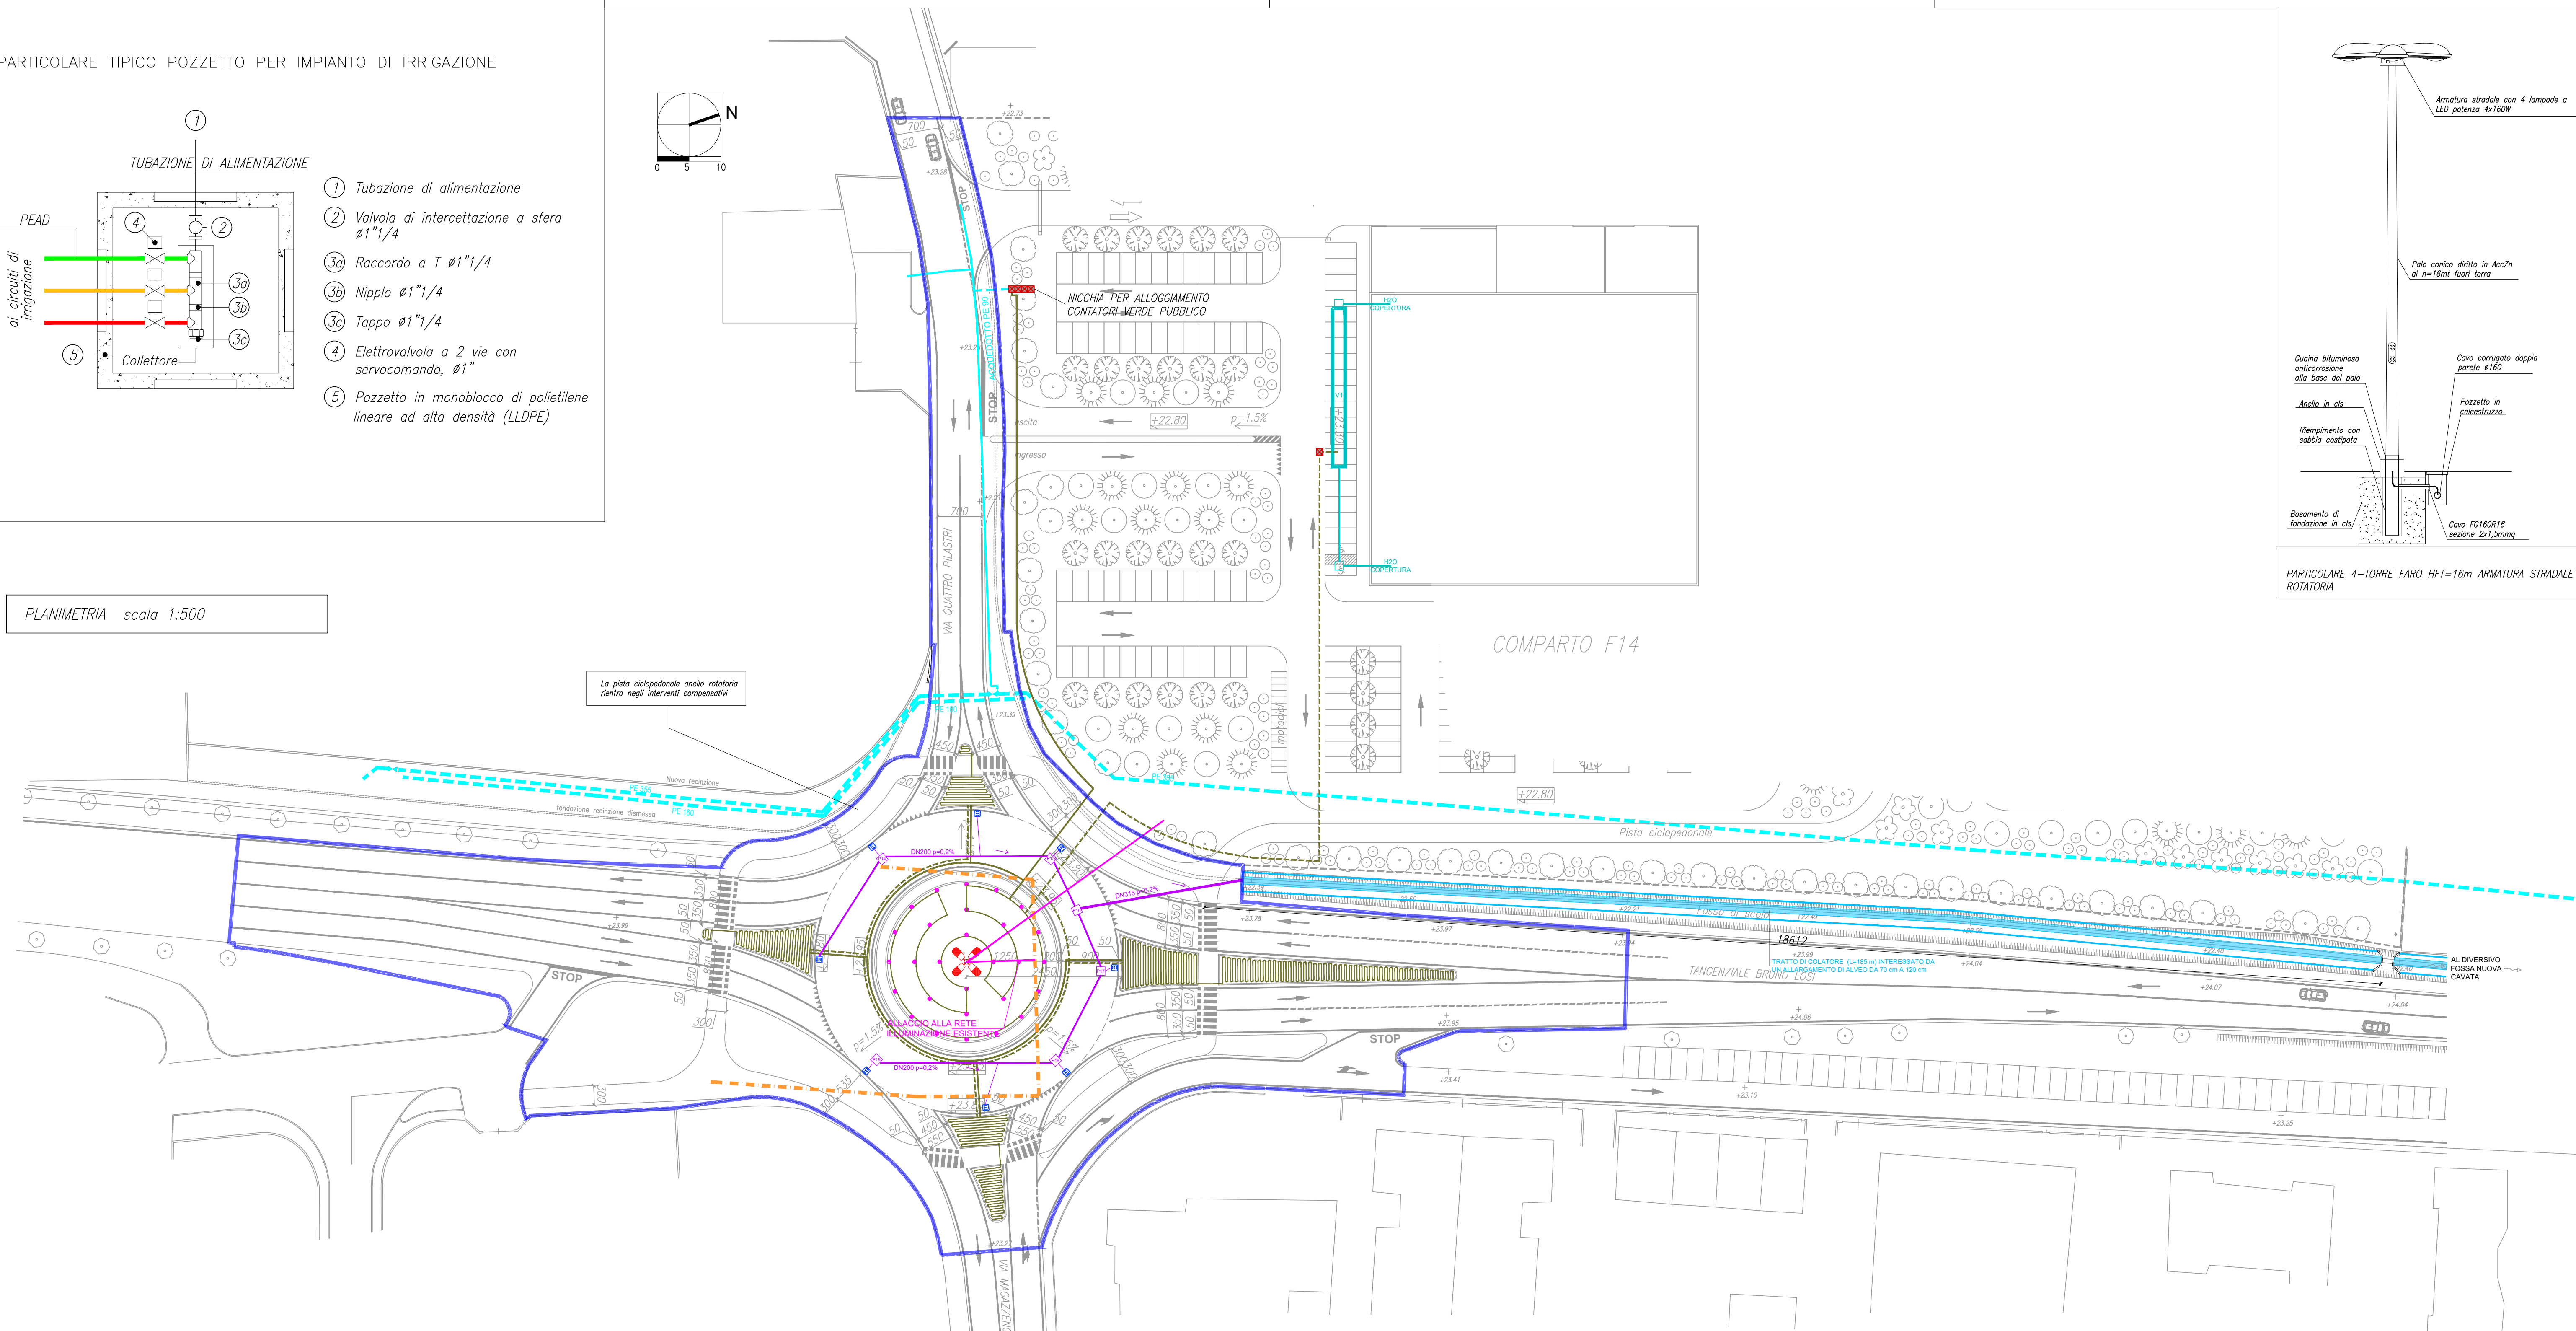

LEGENDA SOTTOSERVIZI

- RETE ACQUEDOTTO ESISTENTE
- RETE ACQUEDOTTO IN PROGETTO (opera di urbanizzazione secondaria a scampo a carico del proponente)
- AREA DI INTERVENTO COMPLESSIVA

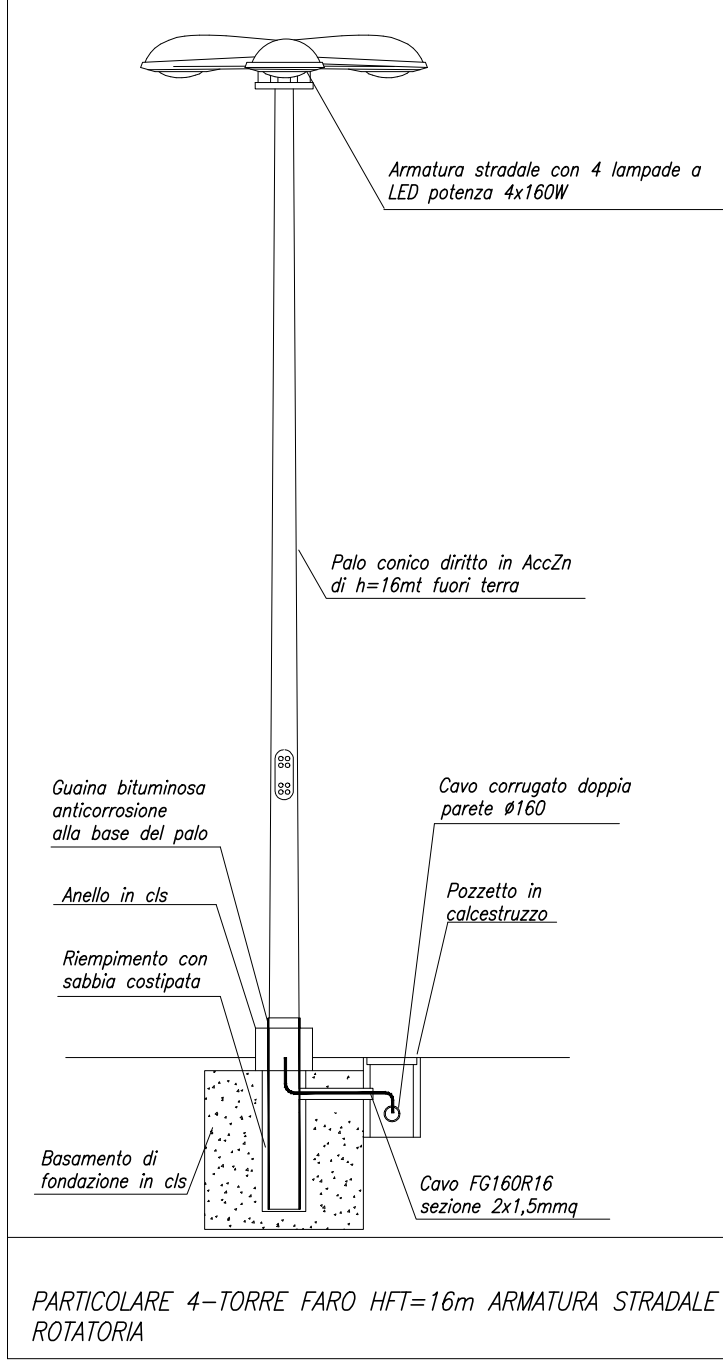

COMMITENTE: PIRANI GROUP S.r.l.
 LOCALITÀ: CARPI (MO) Tangenziale Bruno Losi - Via Quattro Pilastri
 OGGETTO: PIANO PARTICOLAREGGIATO IN VARIANTE AL P.R.G. VIGENTE PER L'ATTUAZIONE DEL COMPARTO DI TRASFORMAZIONE F14

Cotefa.ingegneri&architetti
 Sede legale, amministrativa, operativa: 25124 Brescia, via Cofaonia n. 70
 tel. +39 030 220692 +39 030 2424177 fax +39 030 220655
 Sede operativa: 27100 Pavia, via Capsoni n. 27
 tel. +39 0382 303999 fax +39 0382 1753916
 e-mail cotefa@cotefa.com

TECNICO INCARICATO: ING. ANDREA CASARINO

COTefa s.r.l.
 Sede: Via Cofaonia n. 70
 25124 BRESCIA
 p. IVA e Cod. Fisc. 01126260171

REV.	DESCRIZIONE REVISIONE	REDAZ.	DATA	CONTR.	DATA	APPROV.	DATA
0	PRIMA STESURA	AC	30/09/2021	M.L.	30/09/2021	M.L.	30/09/2021
1	AGGIORNAMENTO COME DA ADDENDUM ACCORDO	DDC	25/09/2023	M.L.	25/09/2023	M.L.	25/09/2023
2	-	-	-	-	-	-	-
3	-	-	-	-	-	-	-

ELABORATO: U 10
 OPERE DI URBANIZZAZIONE SECONDARIA A SCOMPUTO
 ROTATORIA: IMPIANTO DI IRRIGAZIONE, FOGNATURA BIANCA ED ILLUMINAZIONE

SCALA: 1:500/100 DATA: 30/09/2021 PRGT: 20-04 ARD/GER: 48167